


ZESTAWIENIE POMIESZCZEŃ III PIĘTRA

Nr	Funkcja pomieszczenia	Powierz.	Wys. pom.
301	Korytarz	54,1	2,60 / 2,67
302	Gabinet logopedy	20,1	2,45 / 2,67
303	Sanitariaty	11,3	2,45 / 2,67
304	Poczekalnia dzieci małych	21,1	2,45 / 2,67
305	Archiwum	20,5	2,45 / 2,67
306	Pokój nauczycielski, biblioteka	20,3	2,45 / 2,67
307	Korytarz	80,8	2,45 / 2,67
308	WC damskie	11,7	2,45 / 2,67
309	Pomieszczenie gospodarcze	10,2	2,45 / 2,67
310	Gabinet	10,4	2,45 / 2,67
311	WC niepełnosprawnych	7,7	2,45 / 2,67
312	Gabinet	11,5	2,45 / 2,67
313	Sala terapeutyczna	39,4	2,45 / 2,67
314	Gabinet	19,7	2,45 / 2,67
315	Gabinet	19,5	2,45 / 2,67
316	Gabinet	19,6	2,45 / 2,67
317	Gabinet	19,6	2,45 / 2,67
318	Gabinet	19,8	2,45 / 2,67
319	Gabinet	19,5	2,45 / 2,67
320	Gabinet psychologa	19,4	2,45 / 2,67
321	Sala konferencyjna	40,2	2,45 / 2,67
322	Gabinet księgowej	19,5	2,45 / 2,67
323	Gabinet dyrektora	19,6	2,45 / 2,67
324	Sekretariat	19,7	2,45 / 2,67
325	Pokój nauczycielski	19,2	2,45 / 2,67
326	Pom. wczesnego wspom. rozw.	39,9	2,45 / 2,67
K1/3	Klatka schodowa K1	14,6	2,45 / 2,57
K2/3	Klatka schodowa K2	22,5	2,45 / 2,60
		659,4	

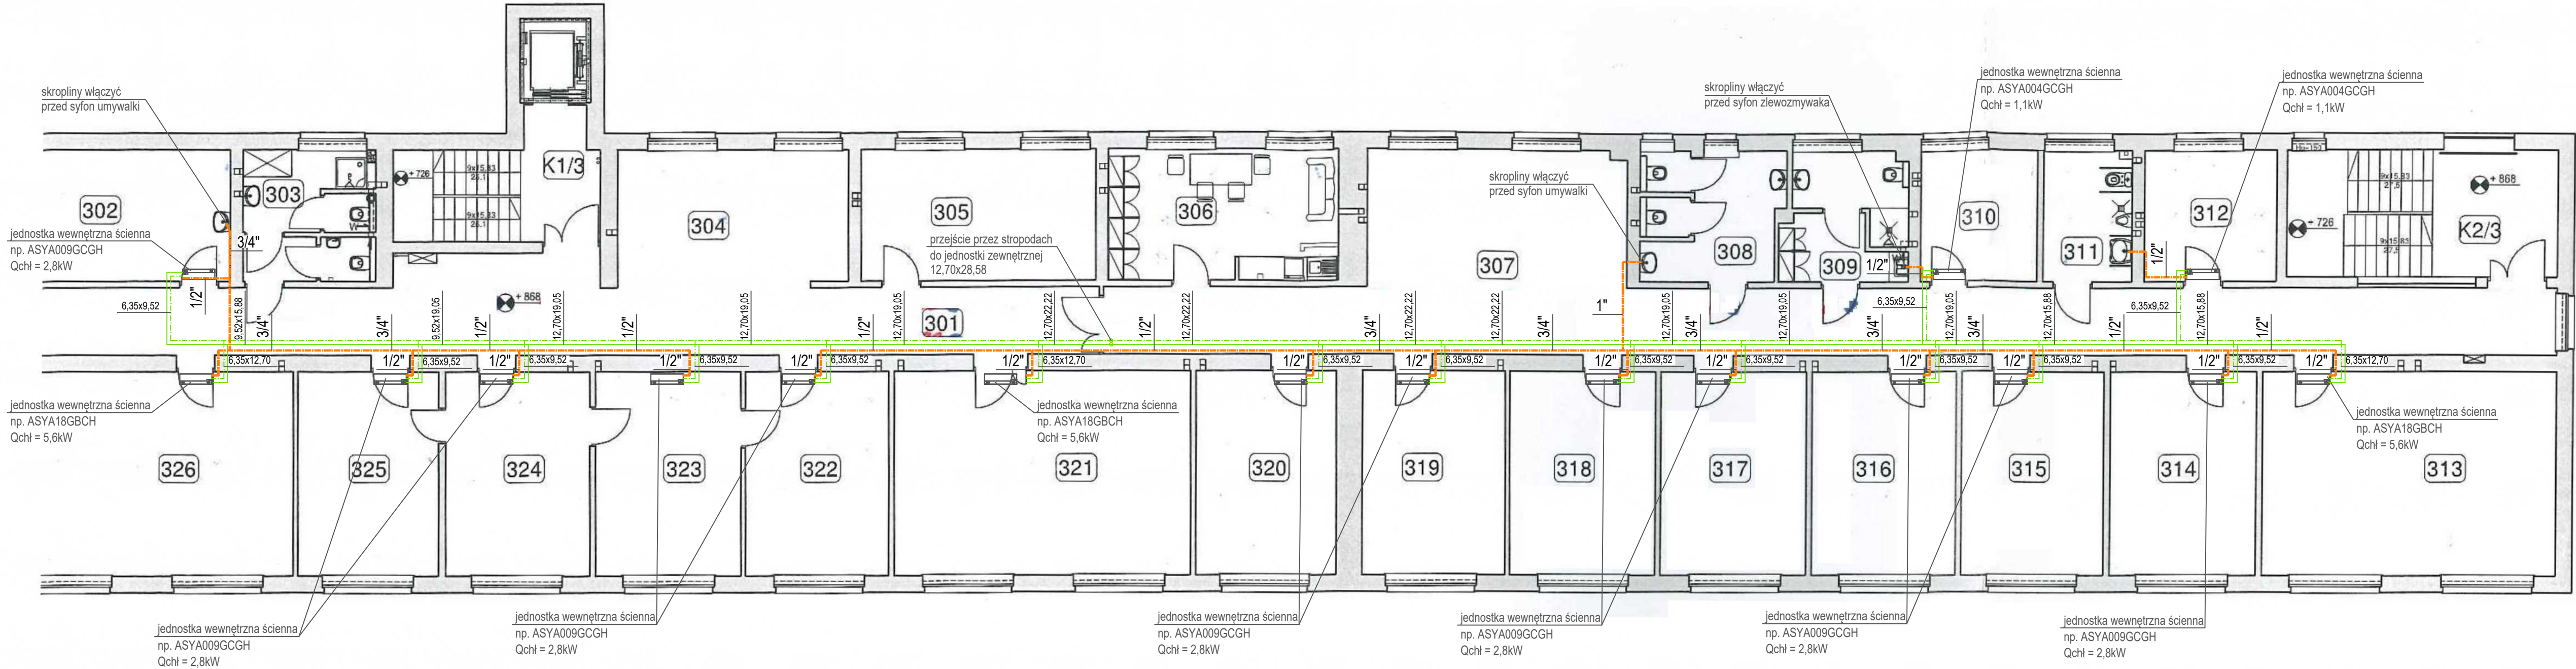

LEGENDA:

6,35x9,52

instalacja chłodnicza R410A ciecz/gaz
prowadzona natynkowo, mocowana do stropu przy użyciu obejm i uchwyty mocujących

instalacja skroplin z rur PVC-U
prowadzona natynkowo, mocowana do stropu przy użyciu obejm i uchwyty mocujących

Ax-EL Projekt Paweł Chamski		Skowarcz ul. Sosnowa 6 83-032 Pszczółki	
u przy użyciu obejm i uchwytyw mocujących			
MONTAŻ KLIMATYZACJI W POM. 302, 310, 312 ORAZ OD 313 DO 326 W BUDYNKU PORADNI PSYCHOLOGICZNO-PEDAGOGICZNEJ W PRUSZCZU GDANSKIM UL. WOJSKA POLSKIEGO 2			
Inwestor: Powiat Gdański ul. Wojska Polskiego 2, 83-000 Pruszcz Gdański			
Rysunek: RZUT PIĘTRA +3		Nr rysunku: S.1	
u przy użyciu obejm i uchwytyw mocujących			
Branża: Sanitarna		Data: 09.2023	
Projektant: mgr inż. Adriana Adamowicz upr. proj. nr POM/0061/P/006/15		Podpis: Skala: 1:100	