


Organizacja ruchu na skrzyżowaniu ulic Sienkiewicza i Śniadeckich

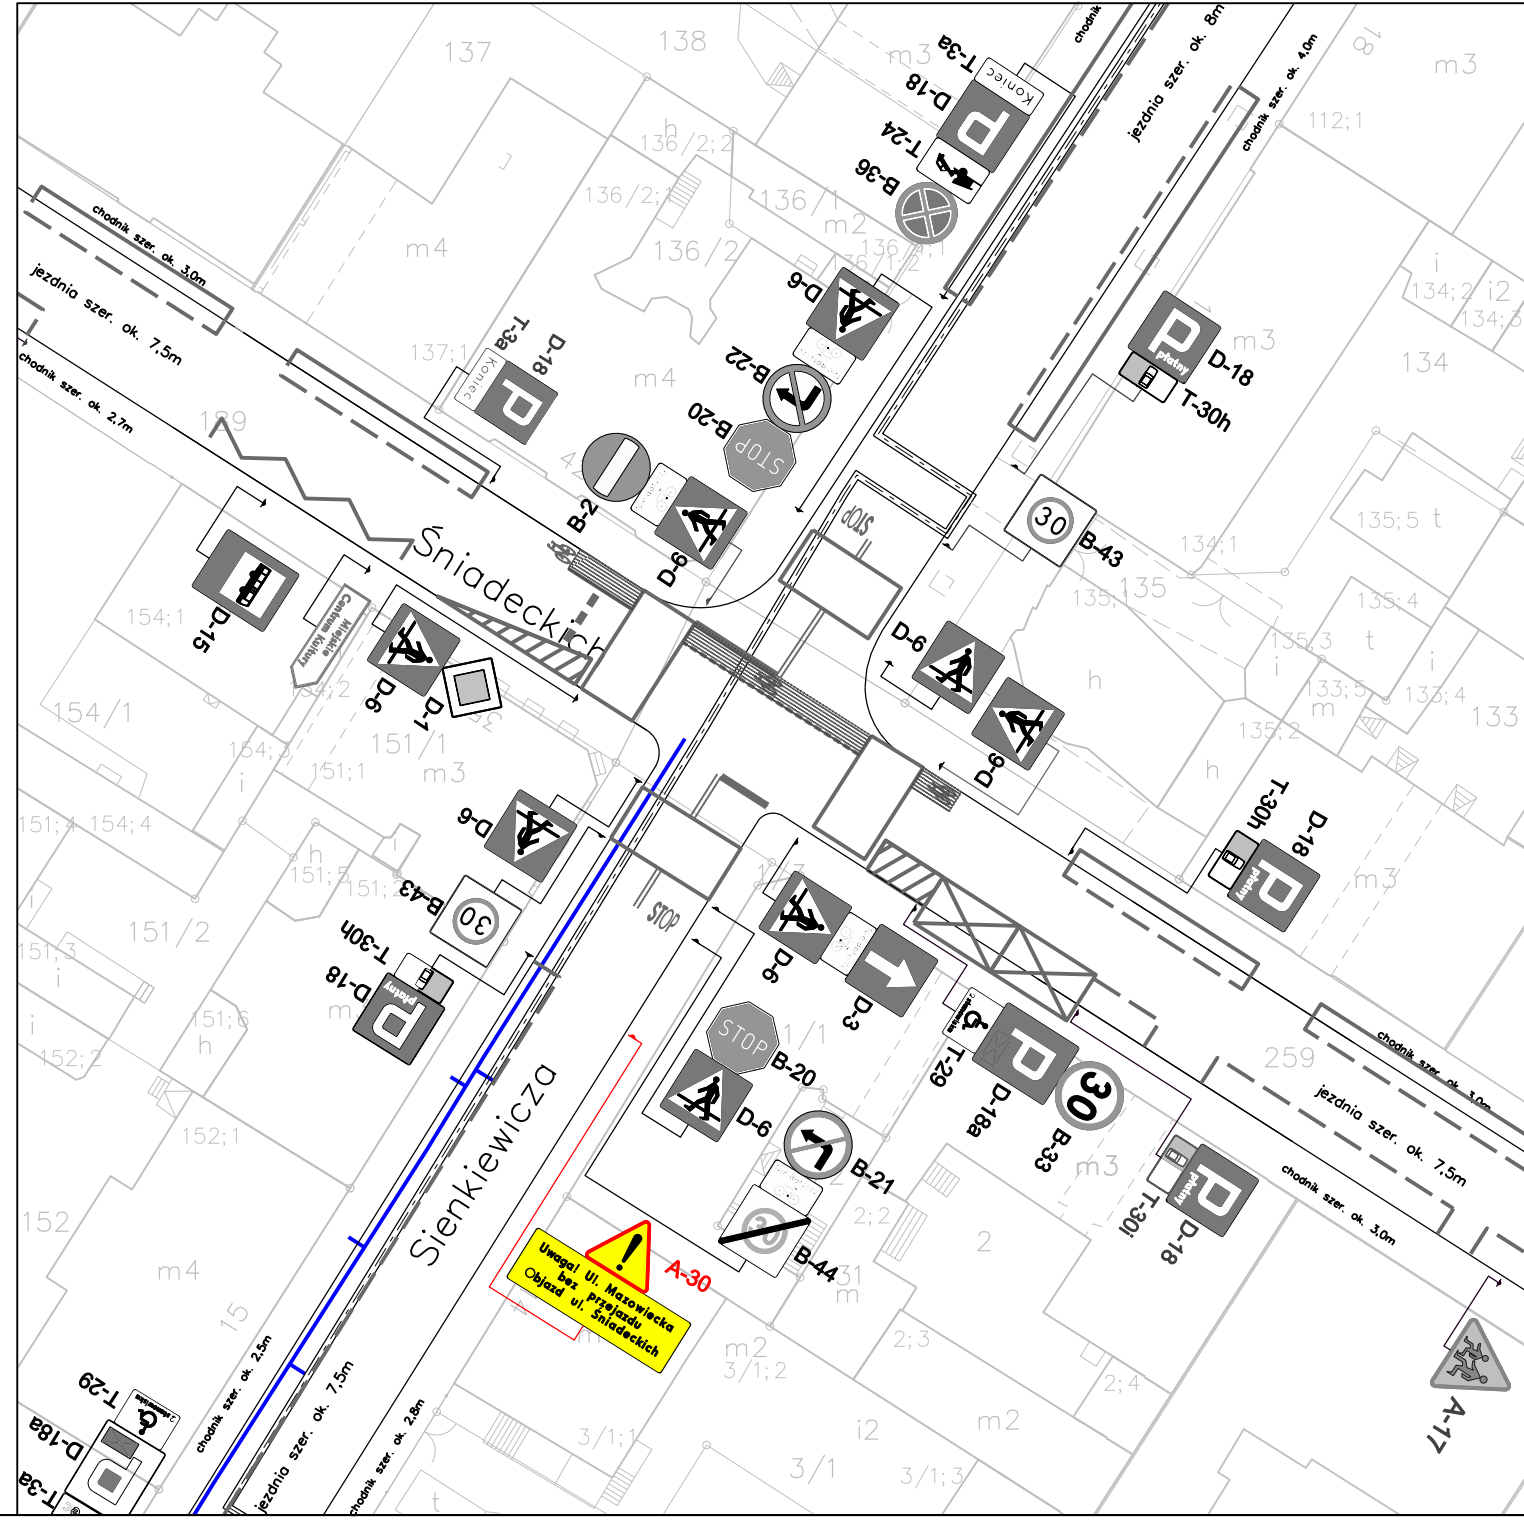

**Legenda**

- przebieg projektowanej sieci ciepowniczej
- przebieg projektowanej kanalizacji teletechnicznej
- przebieg projektowanej przebudowy sieci gazociągowej
- przebieg projektowanej przebudowy sieci wodociągowej
- przebieg projektowanej przebudowy sieci elektroenergetycznej
- istniejące oznakowanie pionowe
- likwidowane oznakowanie pionowe w ramach etapu
- projektowane oznakowanie w ramach etapu
- zakres prowadzenia robót budowlanych w ramach etapu
- istniejące oznakowanie poziome
- czasowo likwidowane oznakowanie poziome w ramach etapu
- projektowane oznakowanie poziome w ramach etapu

**energoexpert sp. z o.o.**  
ul. 100-lecia Wolności 15  
01-644 Warszawa  
tel. 22 664 52 00  
www.energoexpert.pl

**KPEC** Komunalne Przedsiębiorstwo Energetyki Ciepłej Sp. z o.o.  
ul. No. 2, Skrzyszów 5, 00-010 Warszawa

Tytuł opracowania: **Opracowanie dokumentacji projektowej budowy sieci ciepowniczej w ciągu ul. Sienkiewicza oraz kanalizacji w sąsiedztwie**

Tytuł rysunku: **Projekt czasowej zmiany organizacji ruchu - Etap VIII**

Opracował: **Olivia Broń**

Data: **06.2024r.**

Podpis: **[Signature]**

Nr rysunku: **POR.02.8**

Skala: **1:500**